


OBEČ DAMNICE- 1.STAVBA SITUACE STAVBY - 3. ČÁST M 1 : 500

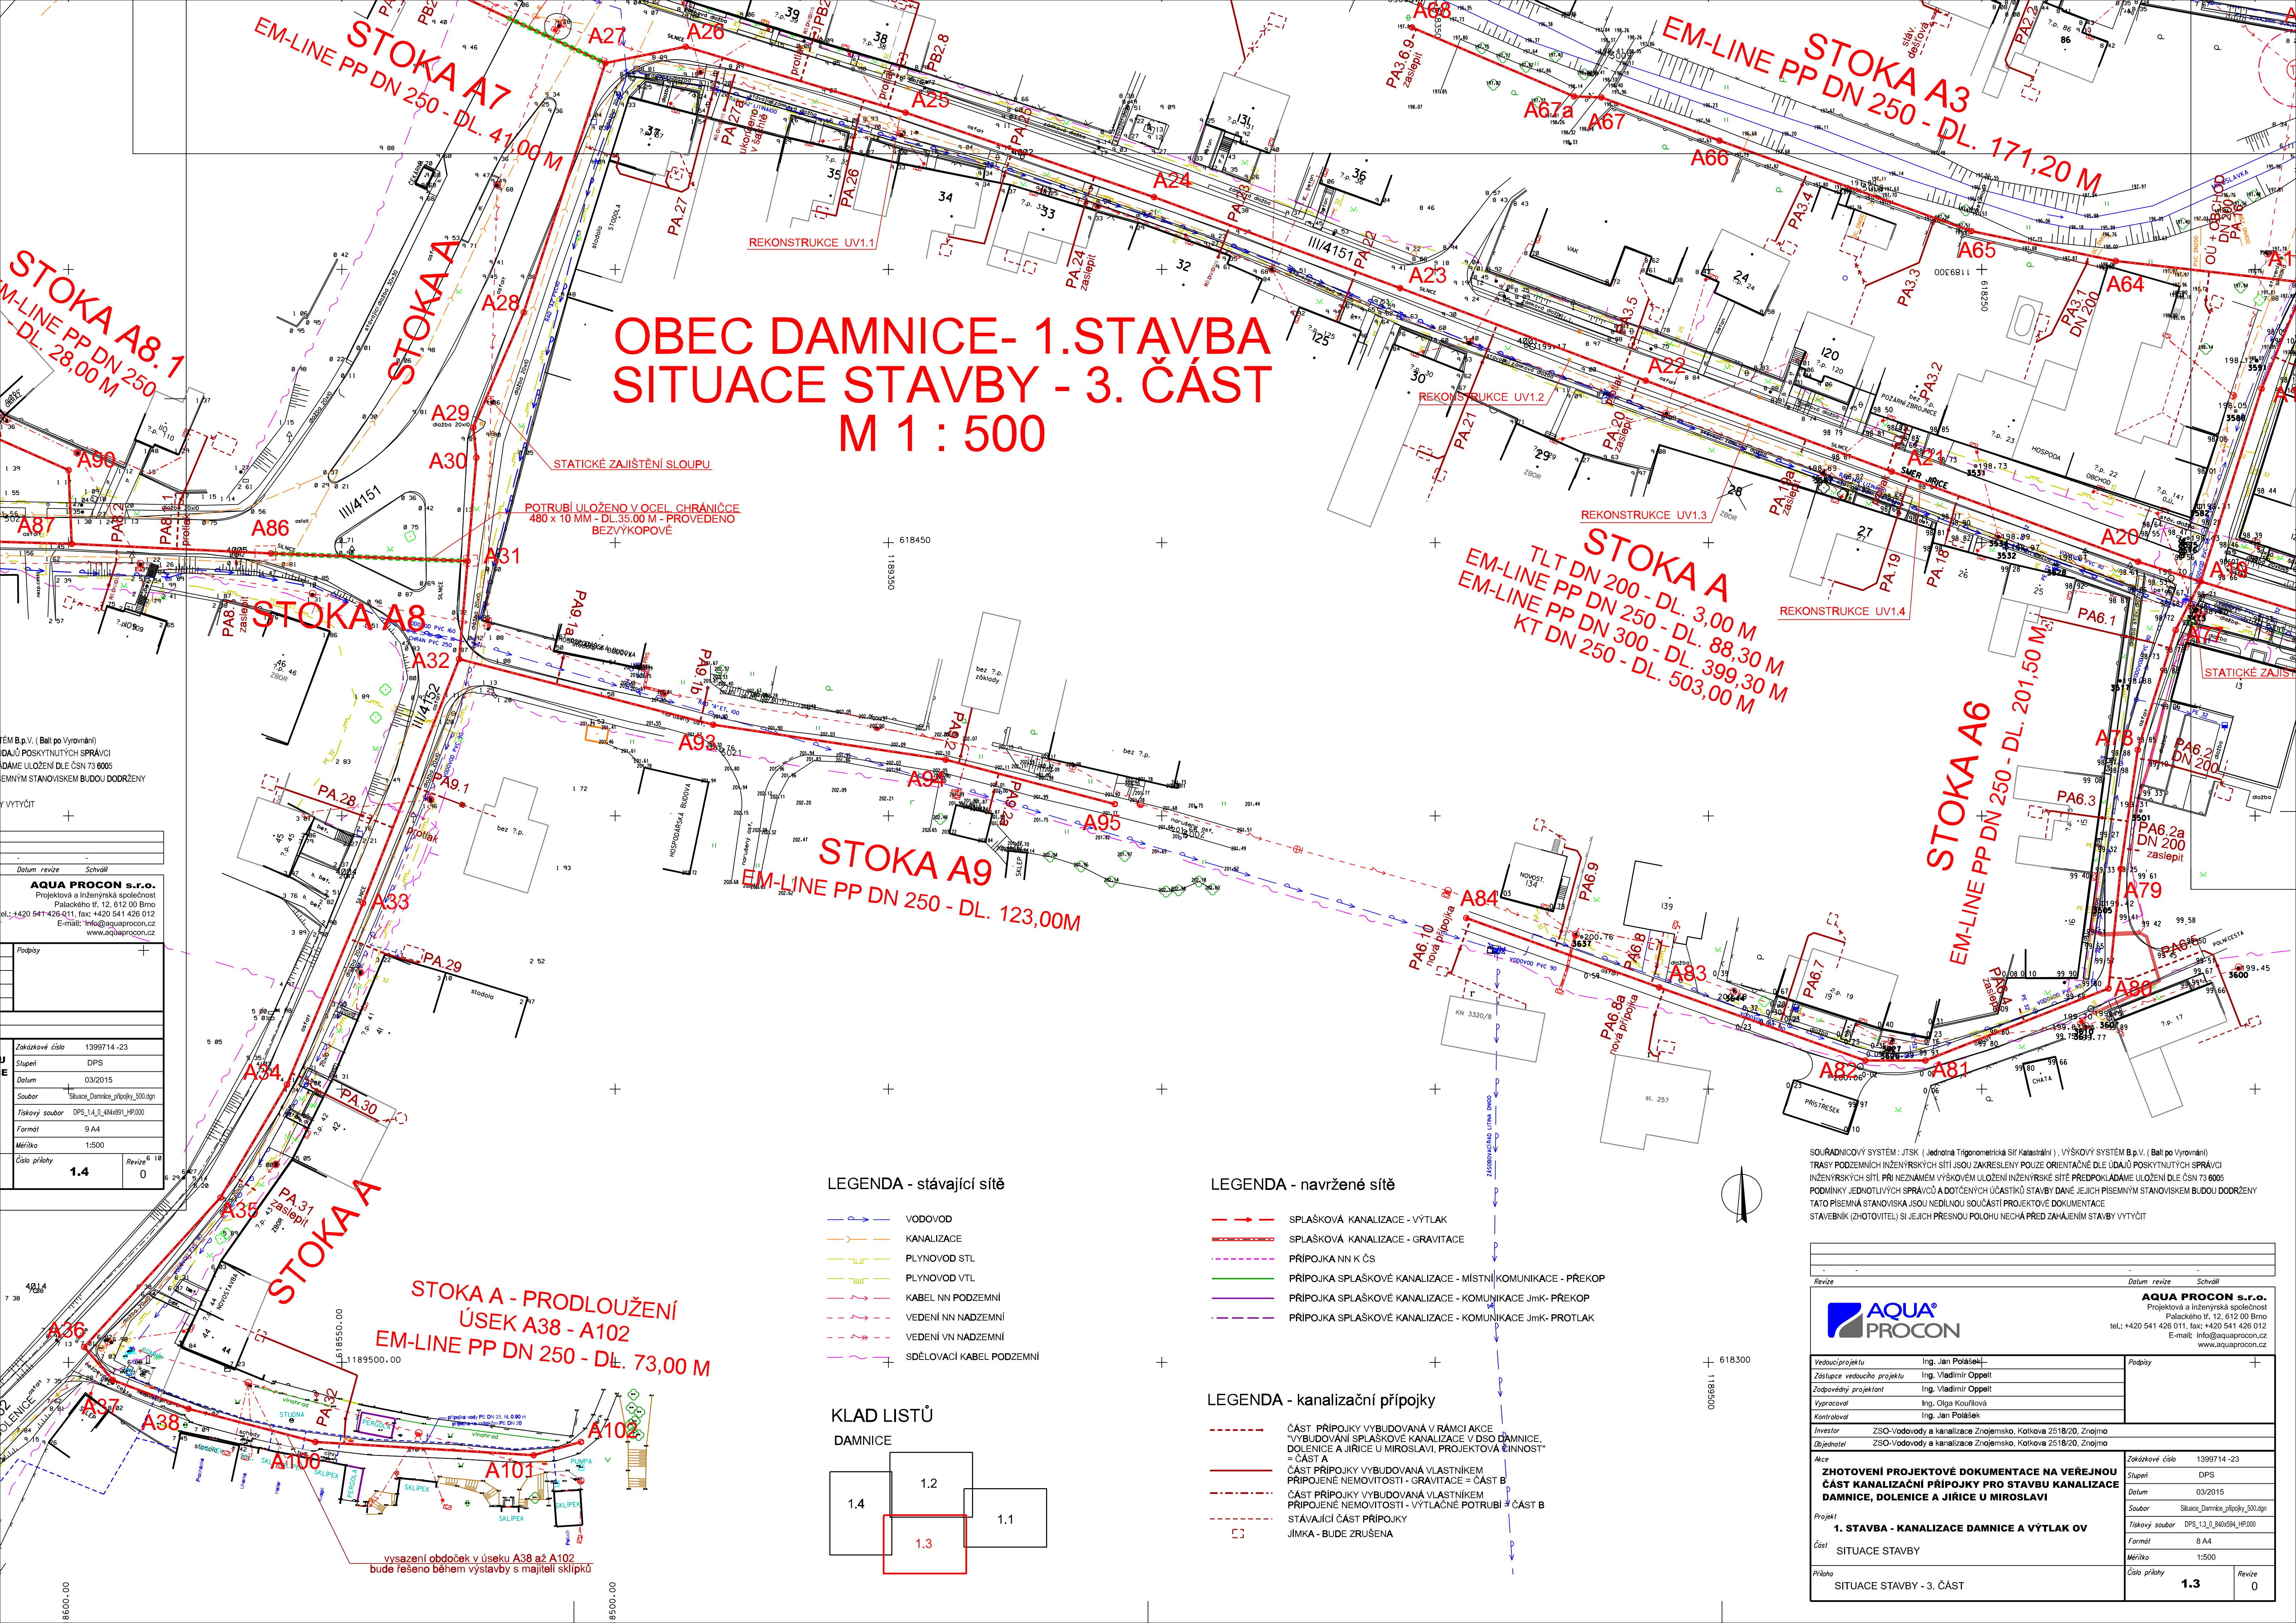

Datum revize		Schvál
AQUA PROCON s.r.o. Projektová a inženýrská společnost Palackého tř. 12, 612 00 Brno tel.: +420 541 426 011, fax: +420 541 426 012 E-mail: info@aquaprocon.cz www.aquaprocon.cz		
Podpis		
Zadákové číslo	1399714-23	
Stupeň	DPS	
Datum	03/2015	
Soubor	Situační_damnice_pripojky_500.dgn	
Titulní soubor	DPS_1_0_484891_HP000	
Formát	9 A4	
Měřítko	1:500	
Číslo přílohy	1.4	Revize 0

LEGENDA - stávající sítě

- VODOVOD
- KANALIZACE
- PLYNOVOD STL
- PLYNOVOD VTL
- KABEL NN PODZEMNÍ
- VEDENÍ NN NADZEMNÍ
- VEDENÍ VN NADZEMNÍ
- SDĚLOVACÍ KABEL PODZEMNÍ


LEGENDA - navržené sítě

- SPLAŠKOVÁ KANALIZACE - VÝTLAK
- SPLAŠKOVÁ KANALIZACE - GRAVITACE
- PŘÍPOJKA NN K ČS
- PŘÍPOJKA SPLAŠKOVÉ KANALIZACE - MÍSTNÍ KOMUNIKACE - PŘEKOP
- PŘÍPOJKA SPLAŠKOVÉ KANALIZACE - KOMUNIKACE JmK - PŘEKOP
- PŘÍPOJKA SPLAŠKOVÉ KANALIZACE - KOMUNIKACE JmK - PROTĚK

LEGENDA - kanalizační přípojky

- ČÁST PŘÍPOJKY VYBUDOVANÁ V RÁMCI AKCE "VYBUDOVÁNÍ SPLAŠKOVÉ KANALIZACE V DSO DAMNICE, DOLENICE A JIŘICE U MIROSLAVI, PROJEKTOVÁ ČINNOST" = ČÁST A
- ČÁST PŘÍPOJKY VYBUDOVANÁ VLASTNÍKEM PŘÍPOJENÉ NEMOVITOSTI - GRAVITACE = ČÁST B
- ČÁST PŘÍPOJKY VYBUDOVANÁ VLASTNÍKEM PŘÍPOJENÉ NEMOVITOSTI - VÝTLAČNÉ POTRUBÍ = ČÁST B
- STÁVAJÍCÍ ČÁST PŘÍPOJKY
- JIMKA - BUDE ZRUŠENA

KLAD LISTŮ DAMNICE

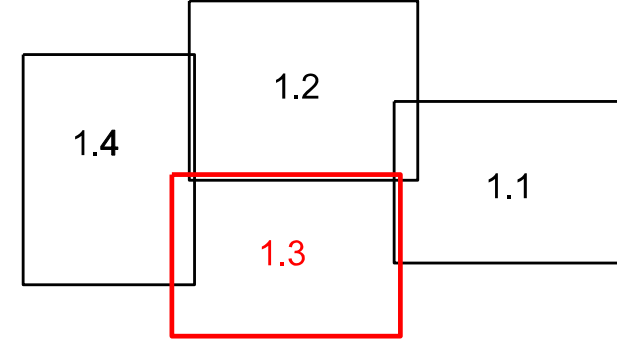

SOURADNICOVÝ SYSTÉM: JTSK (Jednotná Trigonometrická Síť Katastrální), VÝŠKOVÝ SYSTÉM B.p.v. (Balt po Vyrovnání)
 TRASY PODZEMNÍCH INŽENÝRSKÝCH SÍTÍ JSOU ZAKRESLENY POUZE ORIENTAČNĚ DLE ÚDAJŮ POSKYTNUTÝCH SPRÁVCI INŽENÝRSKÝCH SÍTÍ. PŘI NEZNÁMÉM VÝŠKOVÉM ULOŽENÍ INŽENÝRSKÉ SÍTĚ PŘEDPOKLÁDÁME ULOŽENÍ DLE ČSN 73 6005
 PODMÍNKY JEDNOTLIVÝCH SPRÁVCŮ A DOTYČNÝCH ÚČASTÍKŮ STAVBY DANÉ JEJICH PÍSEMNÝM STANOVISKEM BUDOU DOODRŽENY
 TATO PÍSEMNÁ STANOVISKA JSOU NEDÍLNOU SOUČÁSTÍ PROJEKTOVÉ DOKUMENTACE
 STAVĚNÍK (ZHOVI TEL) SI JEJICH PŘESNOU POLOHU NECHÁ PŘED ZAHÁJENÍM STAVBY VYTÝČIT

		AQUA PROCON s.r.o. Projektová a inženýrská společnost Palackého tř. 12, 612 00 Brno tel.: +420 541 426 011, fax: +420 541 426 012 E-mail: info@aquaprocon.cz www.aquaprocon.cz	
Vedoucí projektu: Ing. Jan Polášek Zástupce vedoucího projektu: Ing. Vladimír Opeřil Zodpovědný projektant: Ing. Vladimír Opeřil Vypracoval: Ing. Olga Kouřilová Kontroloval: Ing. Jan Polášek		Podpis Datum revize: Schvál	
Investor: ZSO-Vodovody a kanalizace Znojemska, Kolkova 2518/20, Znojmo Objednatel: ZSO-Vodovody a kanalizace Znojemska, Kolkova 2518/20, Znojmo		Zakázkové číslo: 1399714-23 Stupeň: DPS Datum: 03/2015 Soubor: Situační_damnice_pripojky_500.dgn Titulní soubor: DPS_1_0_484891_HP000 Formát: 9 A4 Měřítko: 1:500 Číslo přílohy: 1.3 Revize: 0	
1. STAVBA - KANALIZACE DAMNICE A VÝTLAK OV ČÁST SITUACE STAVBY			

vysazení obdoček v úseku A38 až A102 bude řešeno během výstavby s majiteli skřipků